


FUNDAÇÃO UNIVERSIDADE ESTADUAL DE MATO GROSSO DO SUL
 PRÓ-REITORIA DE ADMINISTRAÇÃO E PLANEJAMENTO
 DIVISÃO DE COMPRAS
 ANEXO X - PLANTA BAIXA

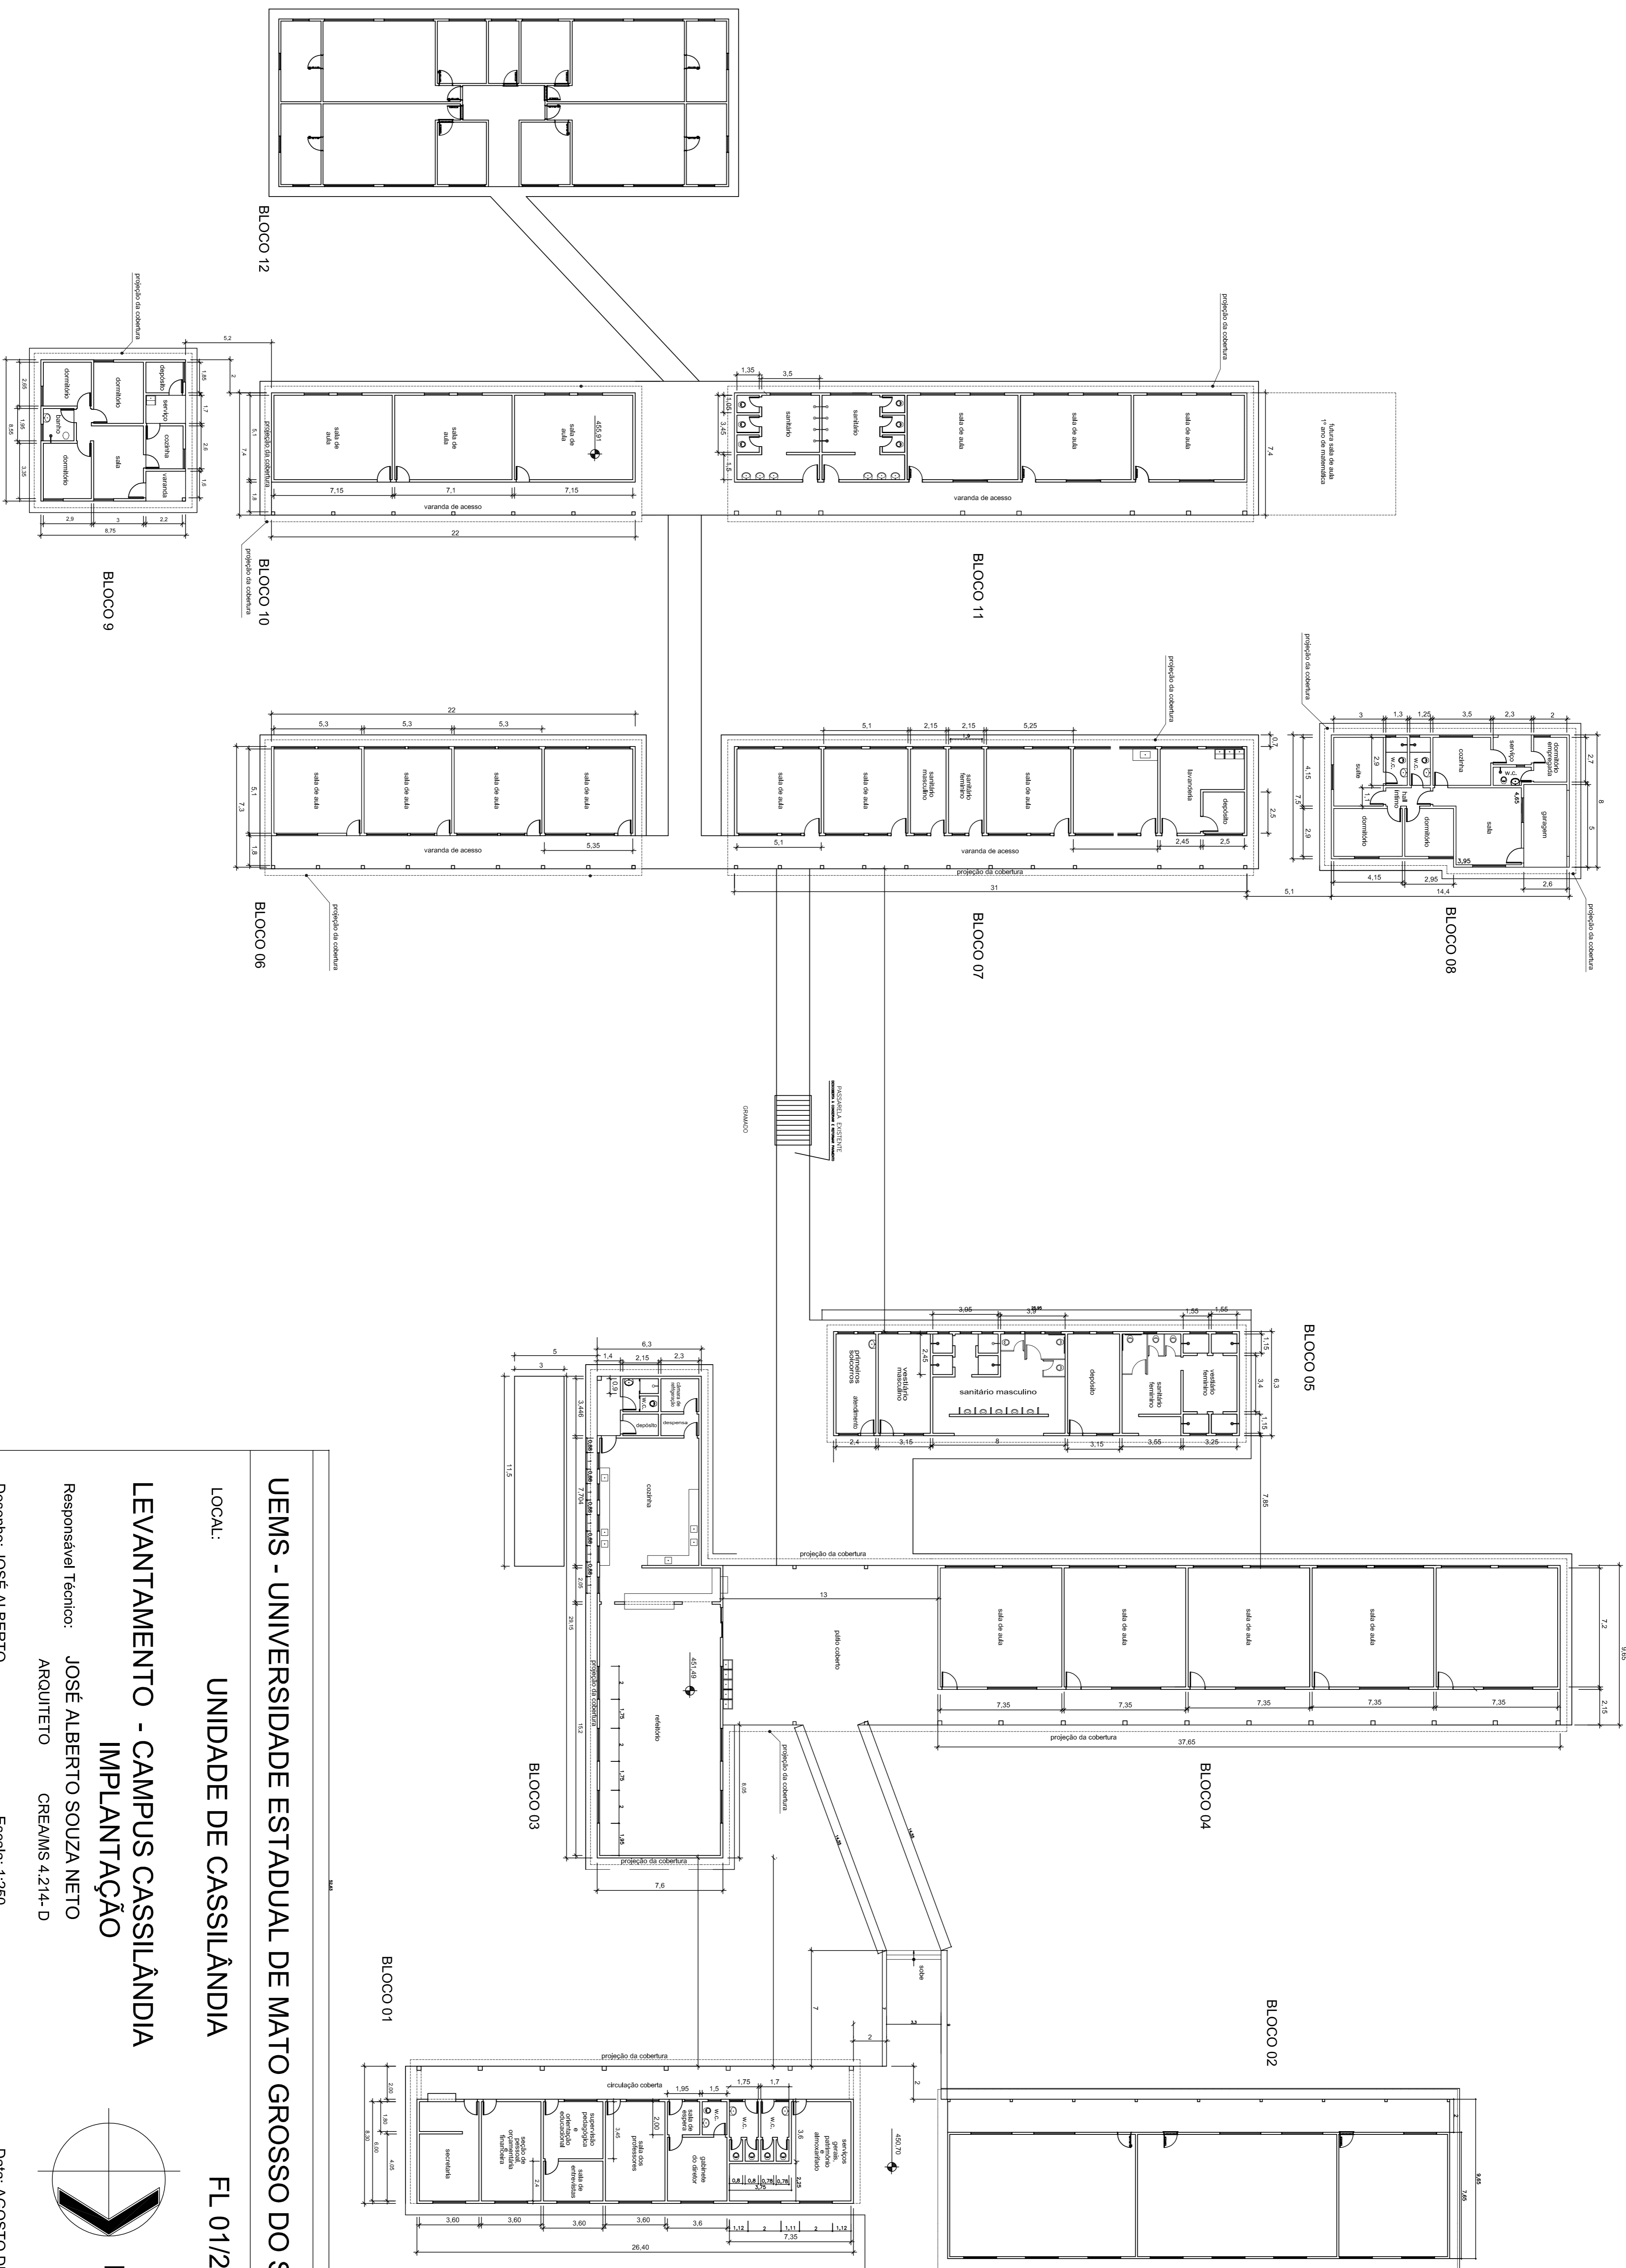

UEMS - UNIVERSIDADE ESTADUAL DE MATO GROSSO DO SUL

UNIDADE DE CASSILÂNDIA


LEVANTAMENTO - CAMPUS CASSILÂNDIA

Responsável Técnico: JOSÉ ALBERTO SOUZA NETO

Arquiteto: JOSÉ ALBERTO SOUZA NETO

Desenho: JOSÉ ALBERTO

FL 01/25

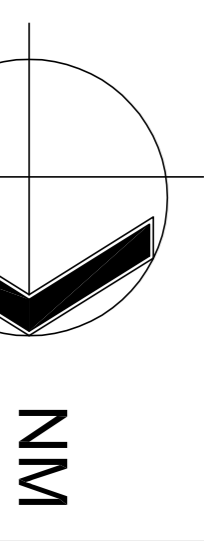

Data: AGOSTO DE 2002

Escala: 1:250